

งานตกแต่งภายในห้องประชุมพรณูเบตส์


โรงพยาบาลเจ้าพระยาอภัยภูเบศร

32/7 ถนนปราจีนอนุสรณ์ ต.ท่าข้าม


จ.ปราจีนบุรี 25000

by mr.mongkol phanrattanamala Tel.081-584-7998 Fax.0-2880-7281



E-mail : p.mongkol@yahoo.com

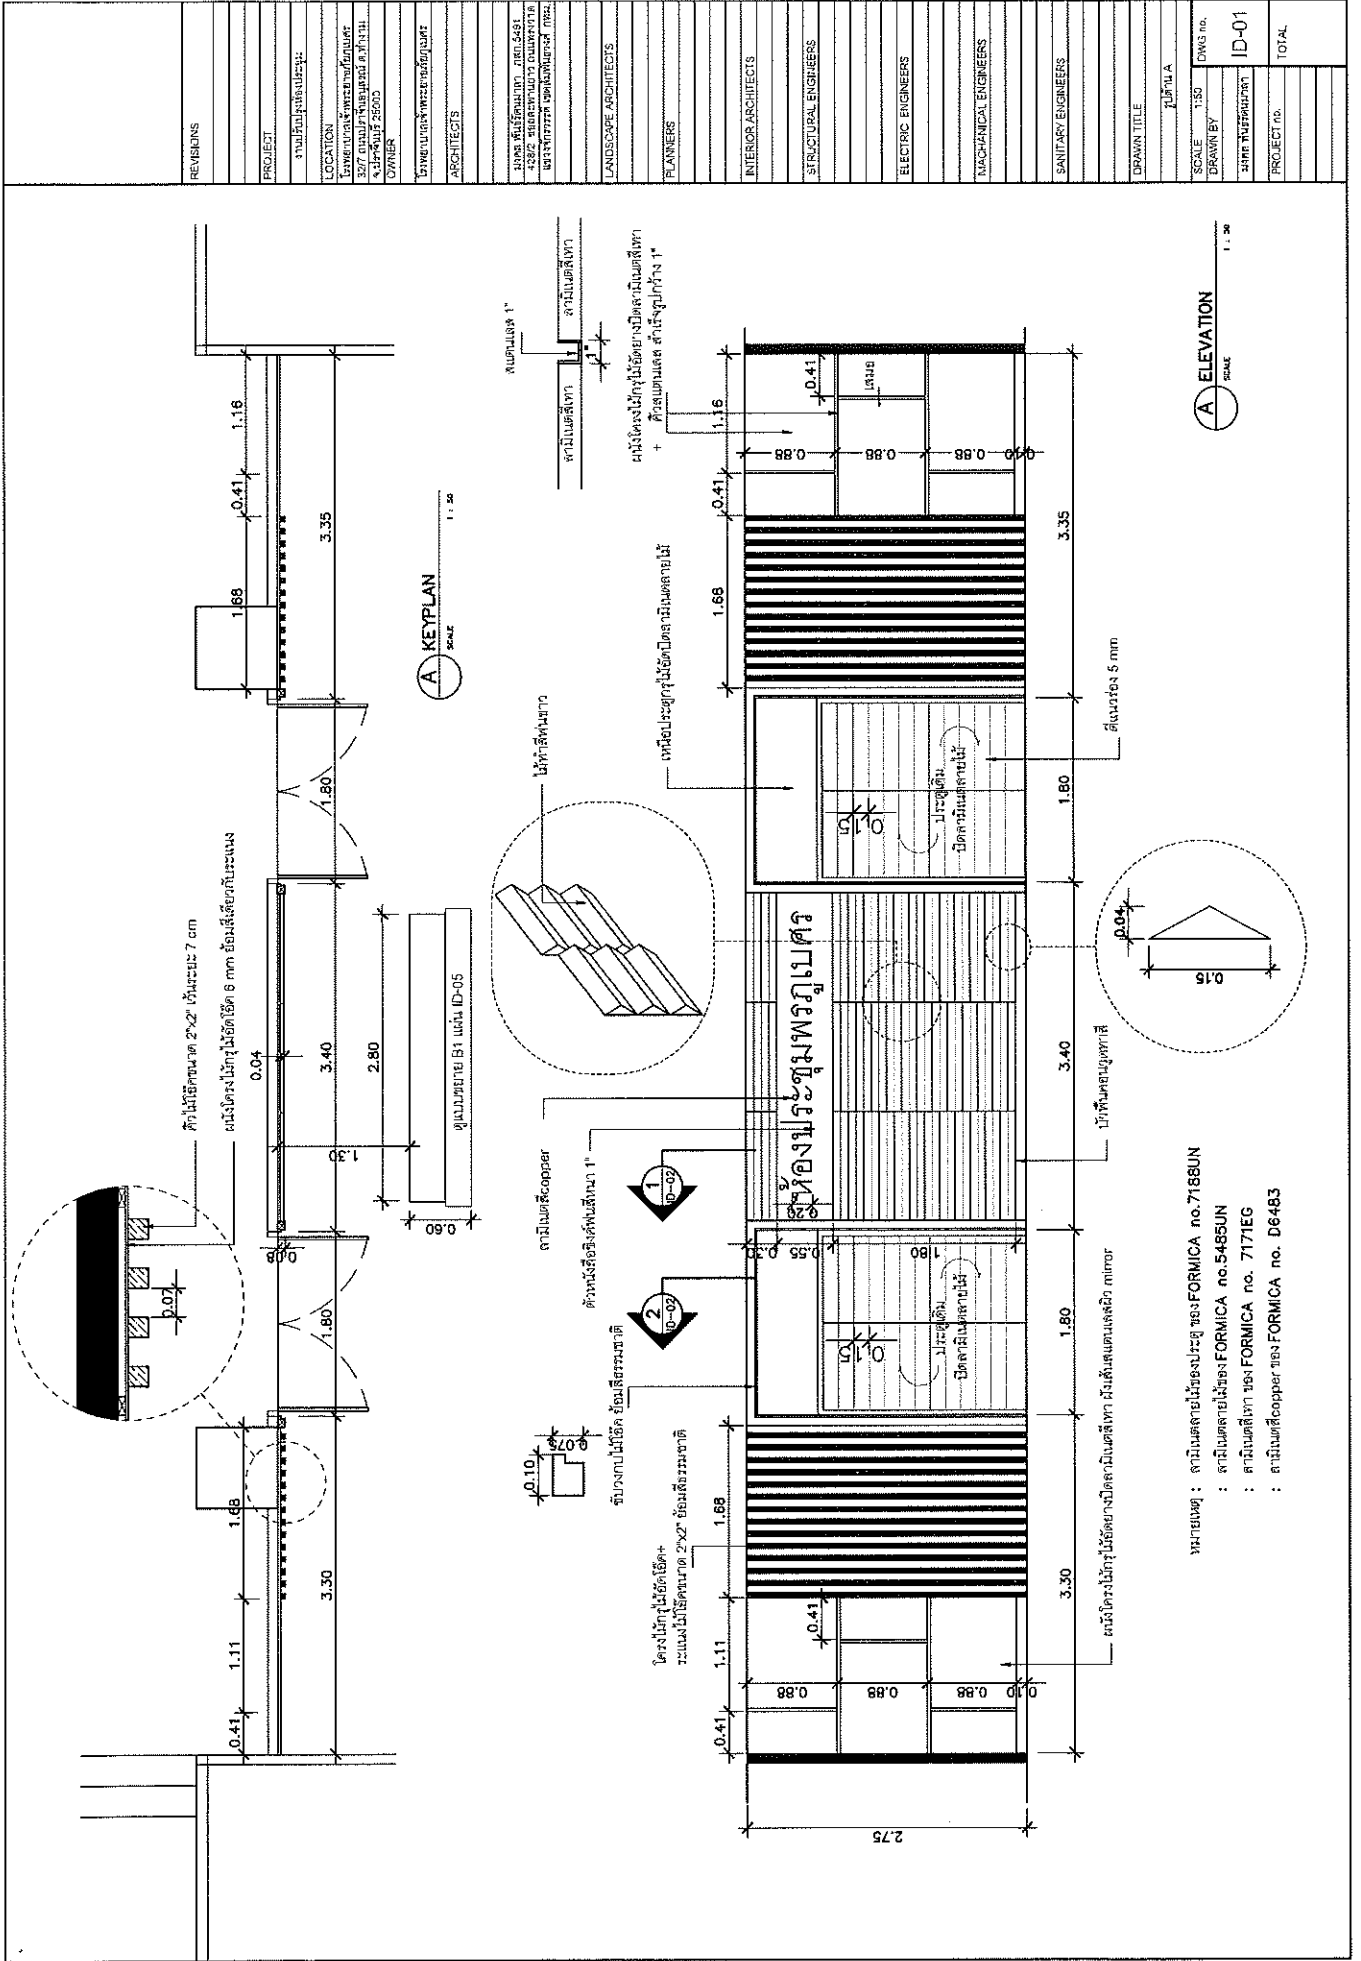


REVISIONS
PROJECT
งานแปลแบบแปลน:
LOCATION
17 หมู่ 10 ต.บ้านใหม่ อ.เมือง จ.บุรีรัมย์
337 หมู่ 10 ต.บ้านใหม่ อ.เมือง จ.บุรีรัมย์ 26000
OWNER
นายแพทย์หญิงประไพพรรณ
ARCHITECTS
LANDSCAPE ARCHITECTS
PLANNERS
INTERIOR ARCHITECTS
STRUCTURAL ENGINEERS
ELECTRIC ENGINEERS
MECHANICAL ENGINEERS
SANITARY ENGINEERS
DRAWN TITLE
รูปถ่าย A
SCALE 1:50
DRAWN BY
งานแปลแบบแปลน
PROJECT no. ID-01
TOTAL

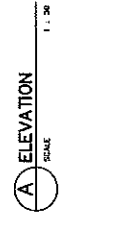


หมายเหตุ : ตามขนาดไม้ของประตู ของ FORMICA no.7168UN
 : ตามขนาดไม้ของ FORMICA no.5485UN
 : ตามขนาดไม้ของ FORMICA no. 7171EG
 : ตามชนิดสีของ FORMICA no. D6483

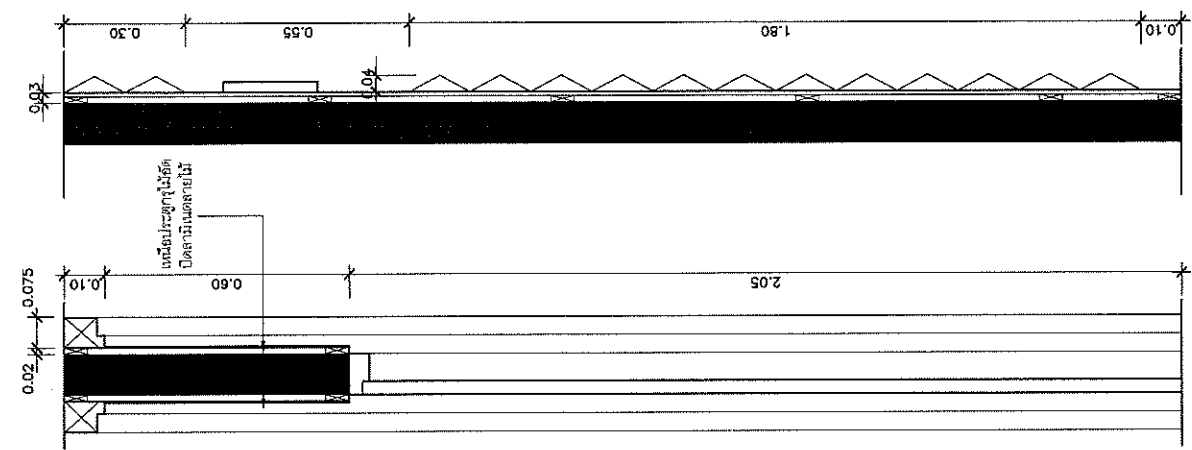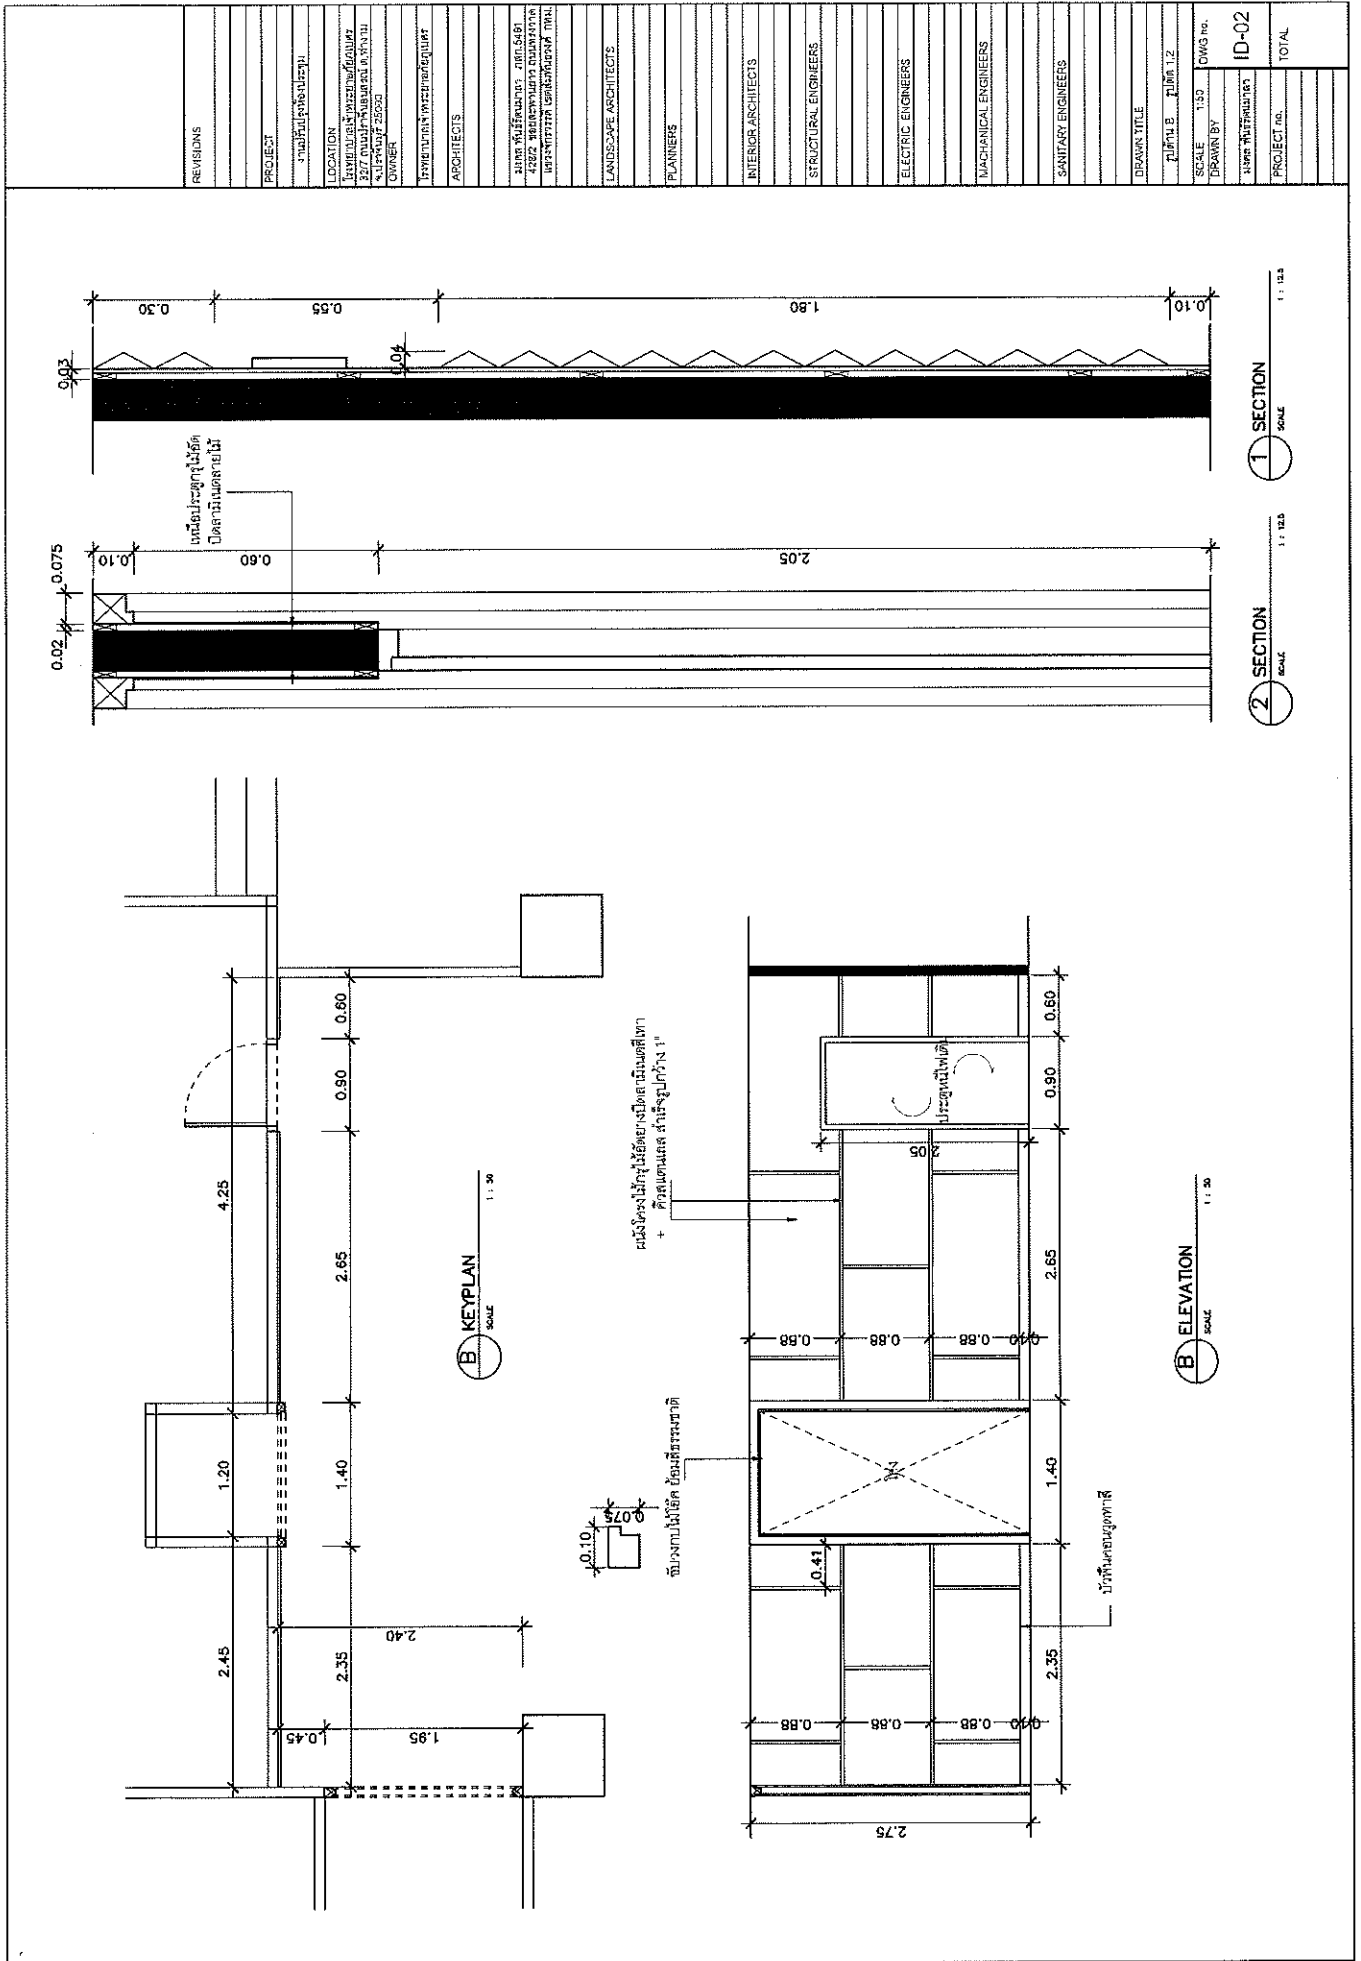

SECTION 1 SCALE 1:100
SECTION 2 SCALE 1:100

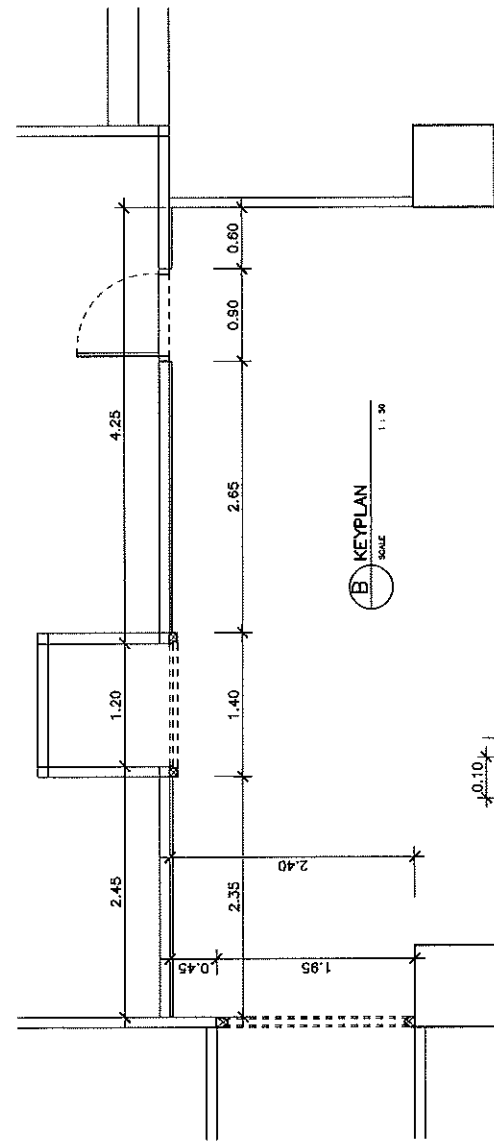

KEY PLAN SCALE 1:30

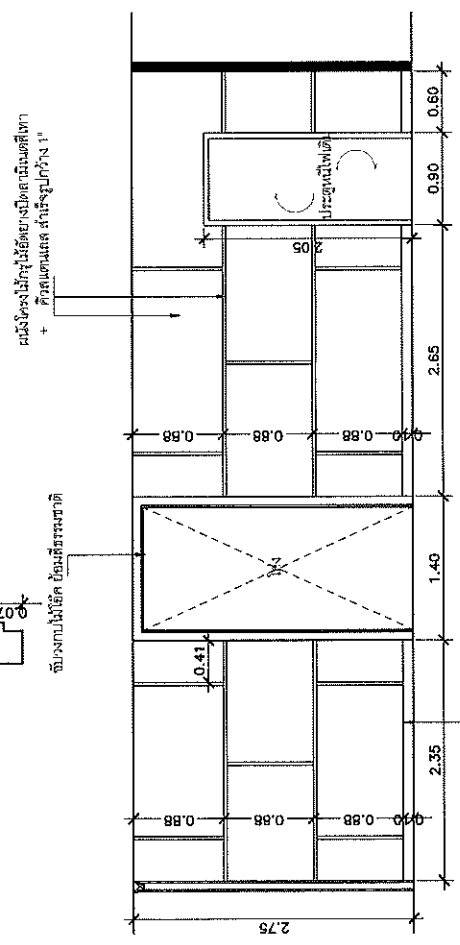

ELEVATION SCALE 1:50


พื้นที่ว่างไว้สำหรับติดตั้งตู้ปรับอากาศ
+ ฐานตู้แอร์สำหรับวาง 1"
พื้นที่ว่างไว้ใช้ ติดตั้งลิ้นชัก
พื้นที่ว่างไว้ใช้ ติดตั้งตู้ซักผ้า

พื้นที่ว่างไว้ใช้
ติดตั้งตู้ซักผ้า

ประตูบานเปิด


ประตูบานเปิด

REVISIONS	
PROJECT	โครงการศูนย์วิจัย
LOCATION	พื้นที่ว่างไว้ใช้ติดตั้งตู้ซักผ้า
OWNER	บริษัท อสมท จำกัด (มหาชน)
ARCHITECTS	บริษัท อสมท จำกัด (มหาชน)
LANDSCAPE ARCHITECTS	
PLANNERS	
INTERIOR ARCHITECTS	
STRUCTURAL ENGINEERS	
ELECTRIC ENGINEERS	
MACHINICAL ENGINEERS	
SANITARY ENGINEERS	
DRAWN TITLE	พื้นที่ว่างไว้ใช้ติดตั้งตู้ซักผ้า
SCALE	1:50
DRAWN BY	อสมท
PROJECT NO.	10-02
TOTAL	

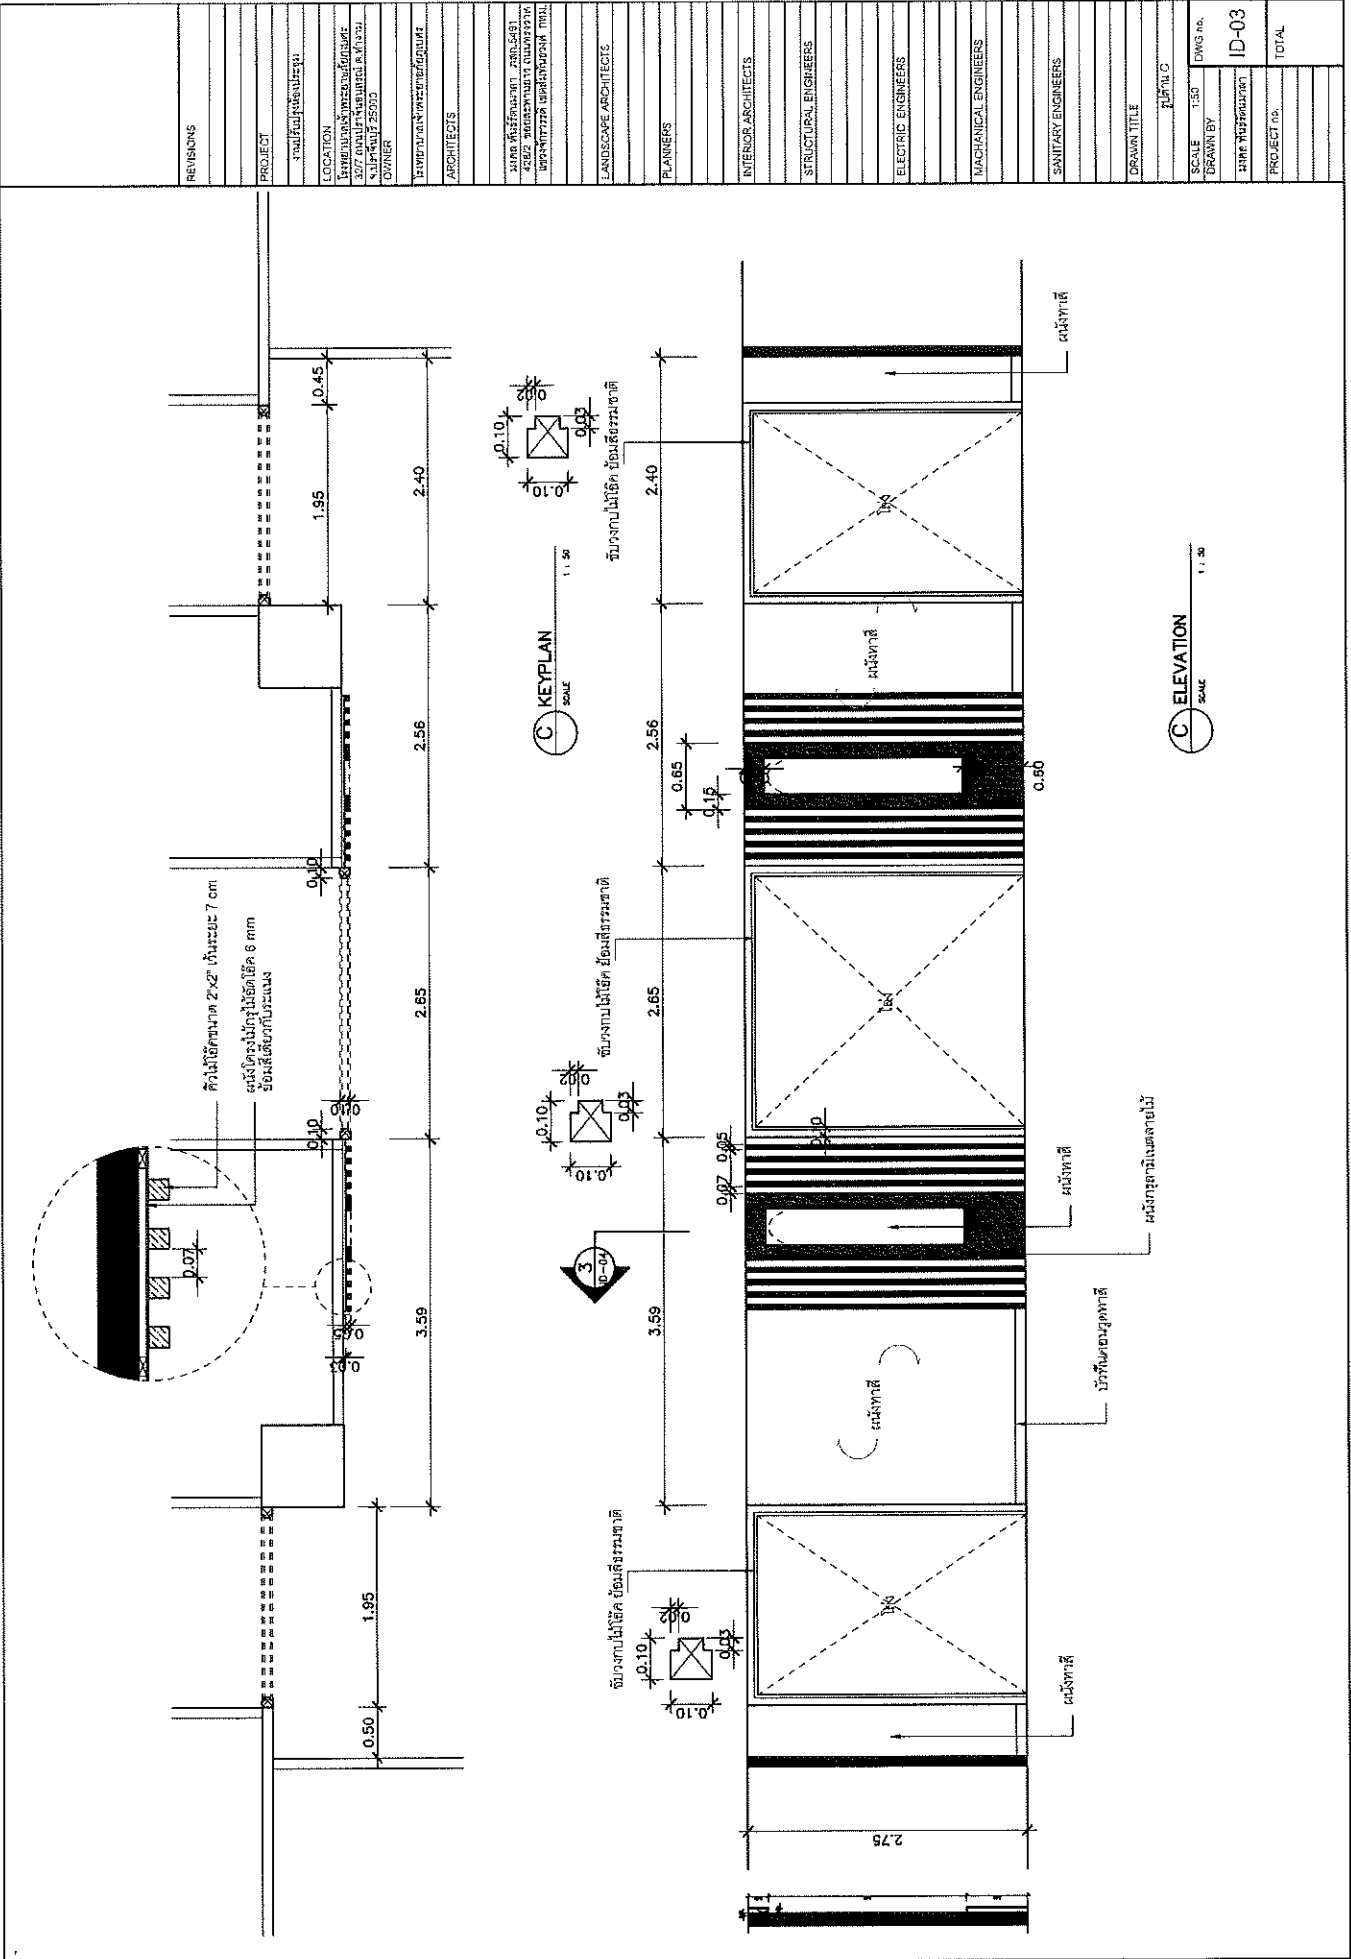


REVISIONS	
PROJECT	บ้านพักตากอากาศ
LOCATION	บ้านพักตากอากาศ
OWNER	นางสาว น. น.
ARCHITECTS	บริษัท สถาปัตย์
PLANNERS	
INTERIOR ARCHITECTS	
STRUCTURAL ENGINEERS	
ELECTRIC ENGINEERS	
MACHINICAL ENGINEERS	
SANITARY ENGINEERS	
DRAWN TITLE	สถาปนิก
SCALE	1:50
DRAWN BY	สถาปนิก
PROJECT NO.	ID-03
TOTAL	


REVISIONS
PROJECT
LOCATION
OWNER
ARCHITECTS
LANDSCAPE ARCHITECTS
PLANNERS
INTERIOR ARCHITECTS
STRUCTURAL ENGINEERS
ELECTRIC ENGINEERS
MECHANICAL ENGINEERS
SANITARY ENGINEERS
DRAWN TITLE
SCALE 1:50
DWG NO. ID-04
PROJECT NO.
TOTAL

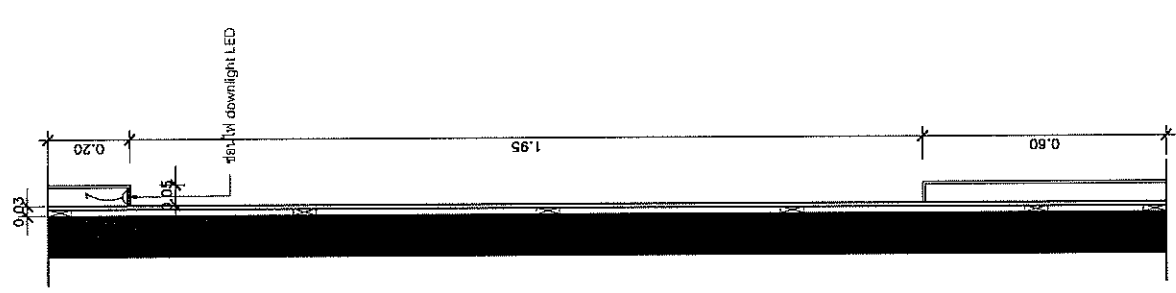

3 SECTION
SCALE 1:1.25

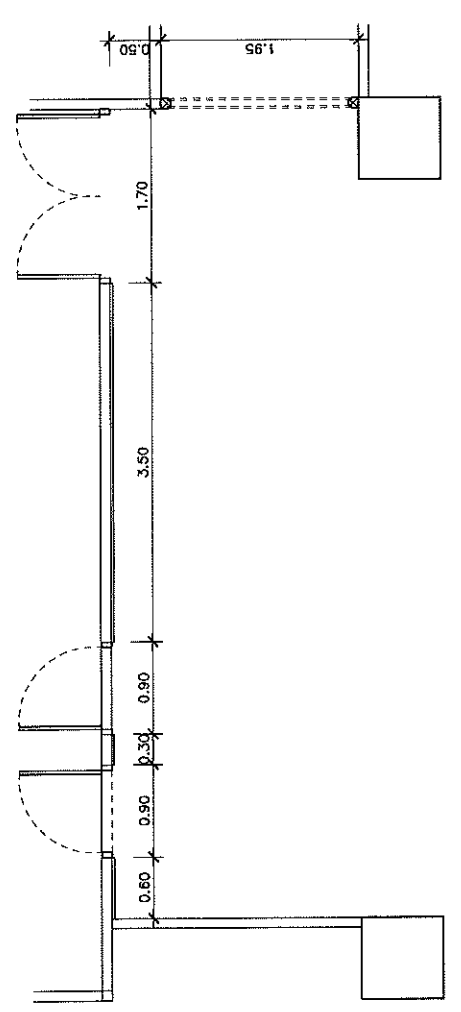

D KEYPLAN
SCALE 1:1.50

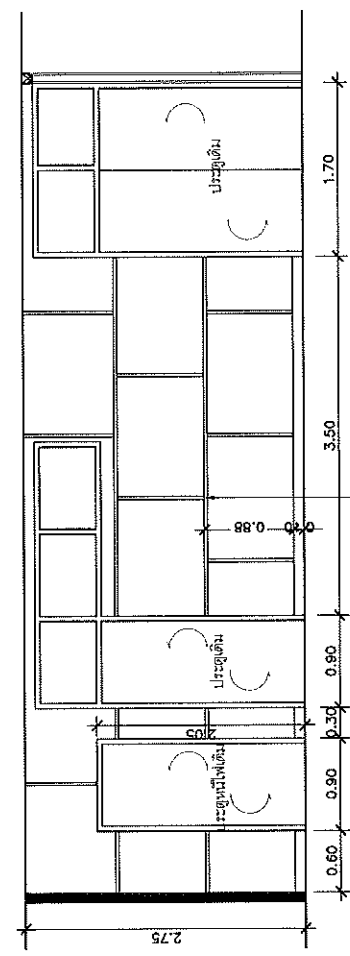


D ELEVATION
SCALE 1:1.50

กระจกเงา

กระจกเงา

กระจกเงา

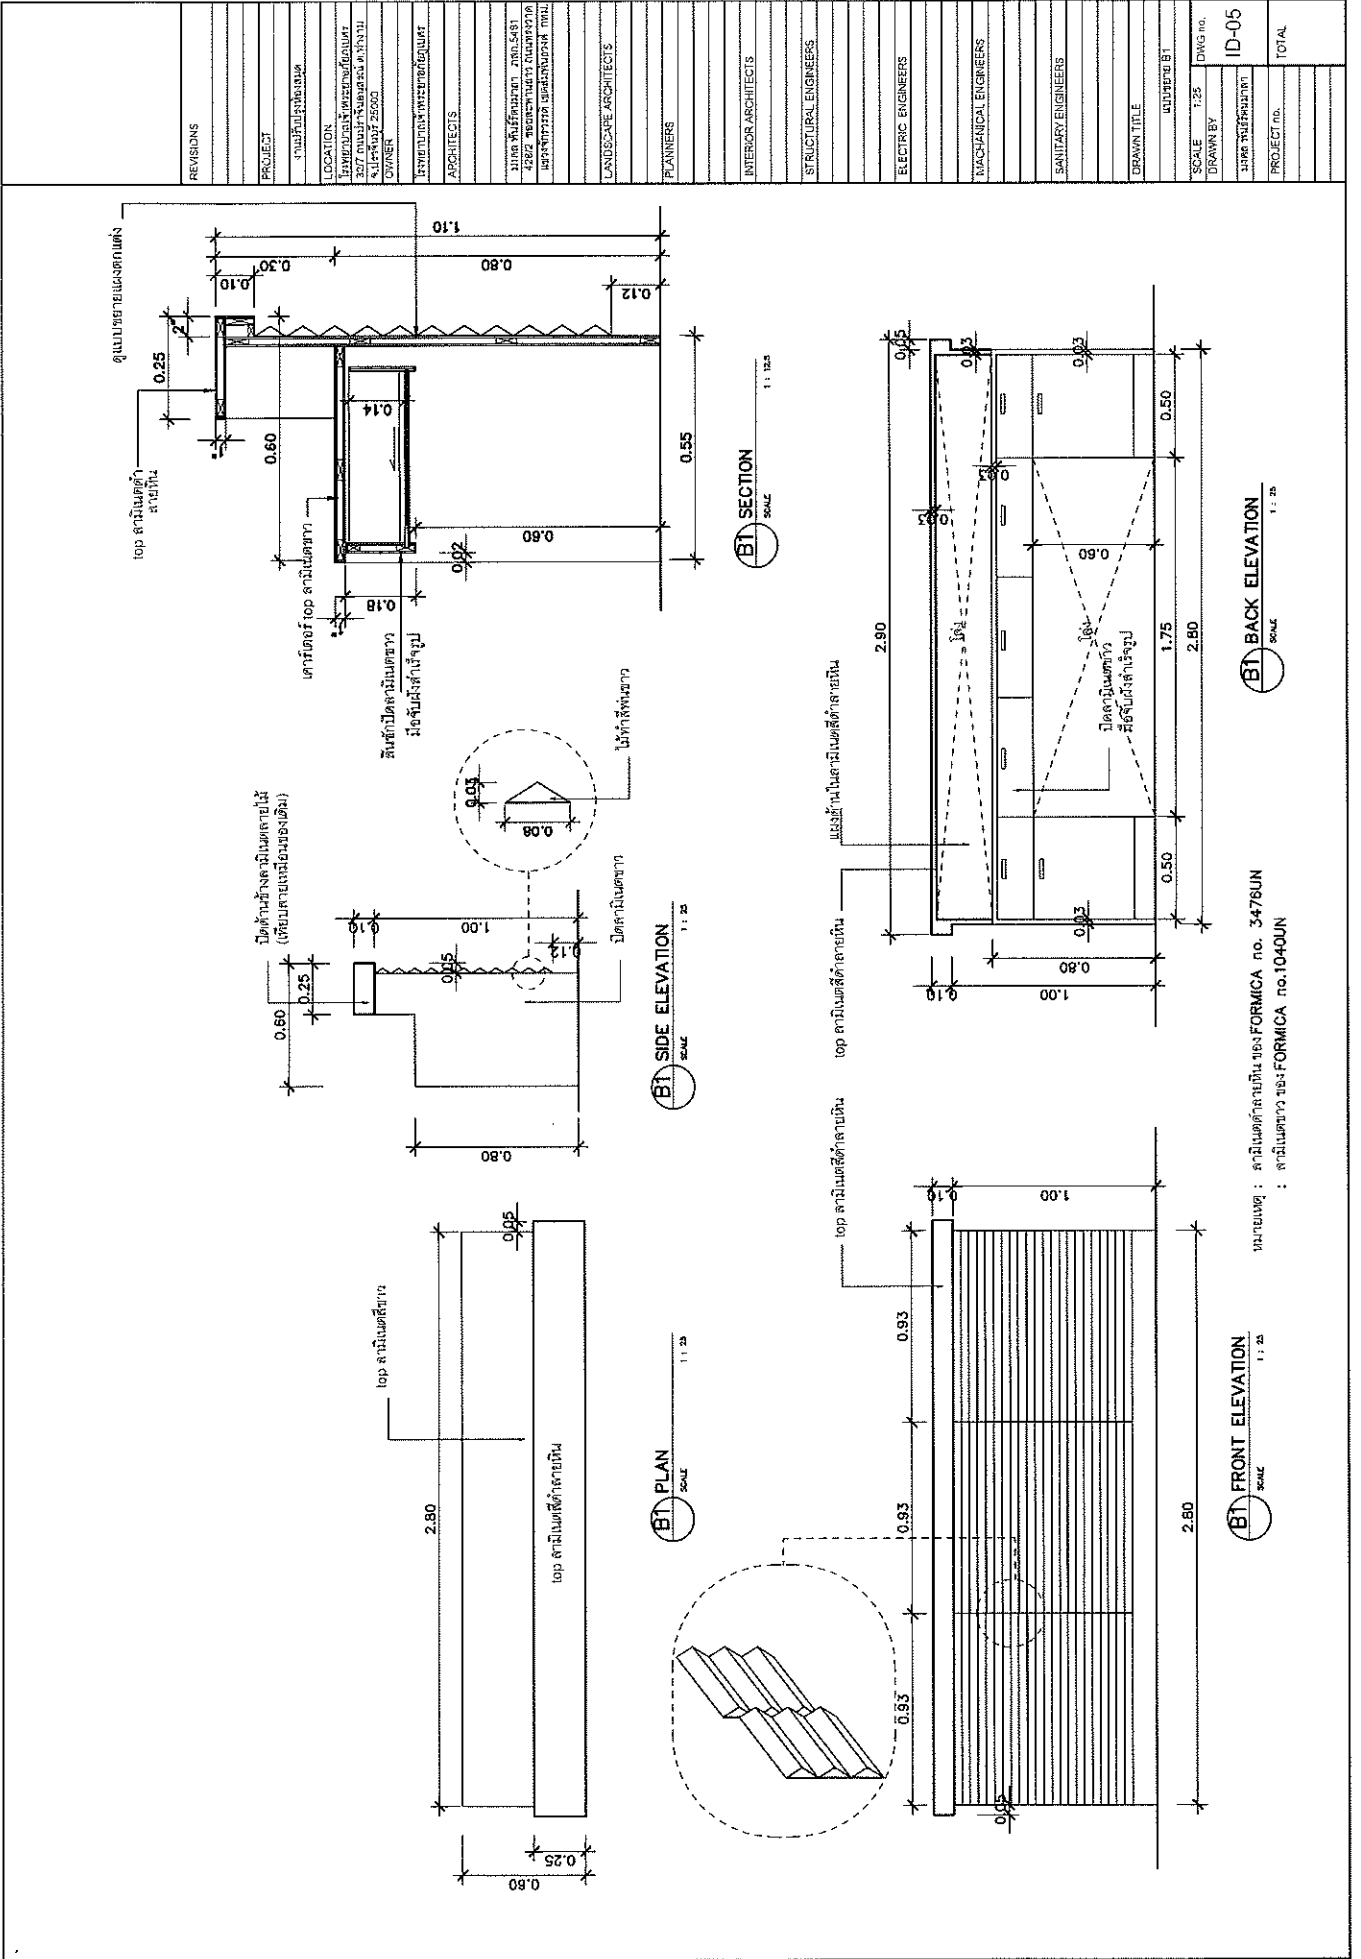

BT FRONT ELEVATION SCALE 1:25

BT BACK ELEVATION SCALE 1:25


BT SECTION SCALE 1:12.5

BT SIDE ELEVATION SCALE 1:25



BT PLAN SCALE 1:25

หมายเหตุ : ส่วนหน้าด้านซ้ายของ FORMICA no. 3476UN : ส่วนหน้าด้านขวาของ FORMICA no.1040UN


REVISIONS
PROJECT
LOCATION
OWNER
ARCHITECTS
PLANNERS
INTERIOR ARCHITECTS
STRUCTURAL ENGINEERS
ELECTRIC ENGINEERS
MACHANICAL ENGINEERS
SANITARY ENGINEERS
DRAWN TITLE
SCALE
DRAWN BY
PROJECT no.
TOTAL

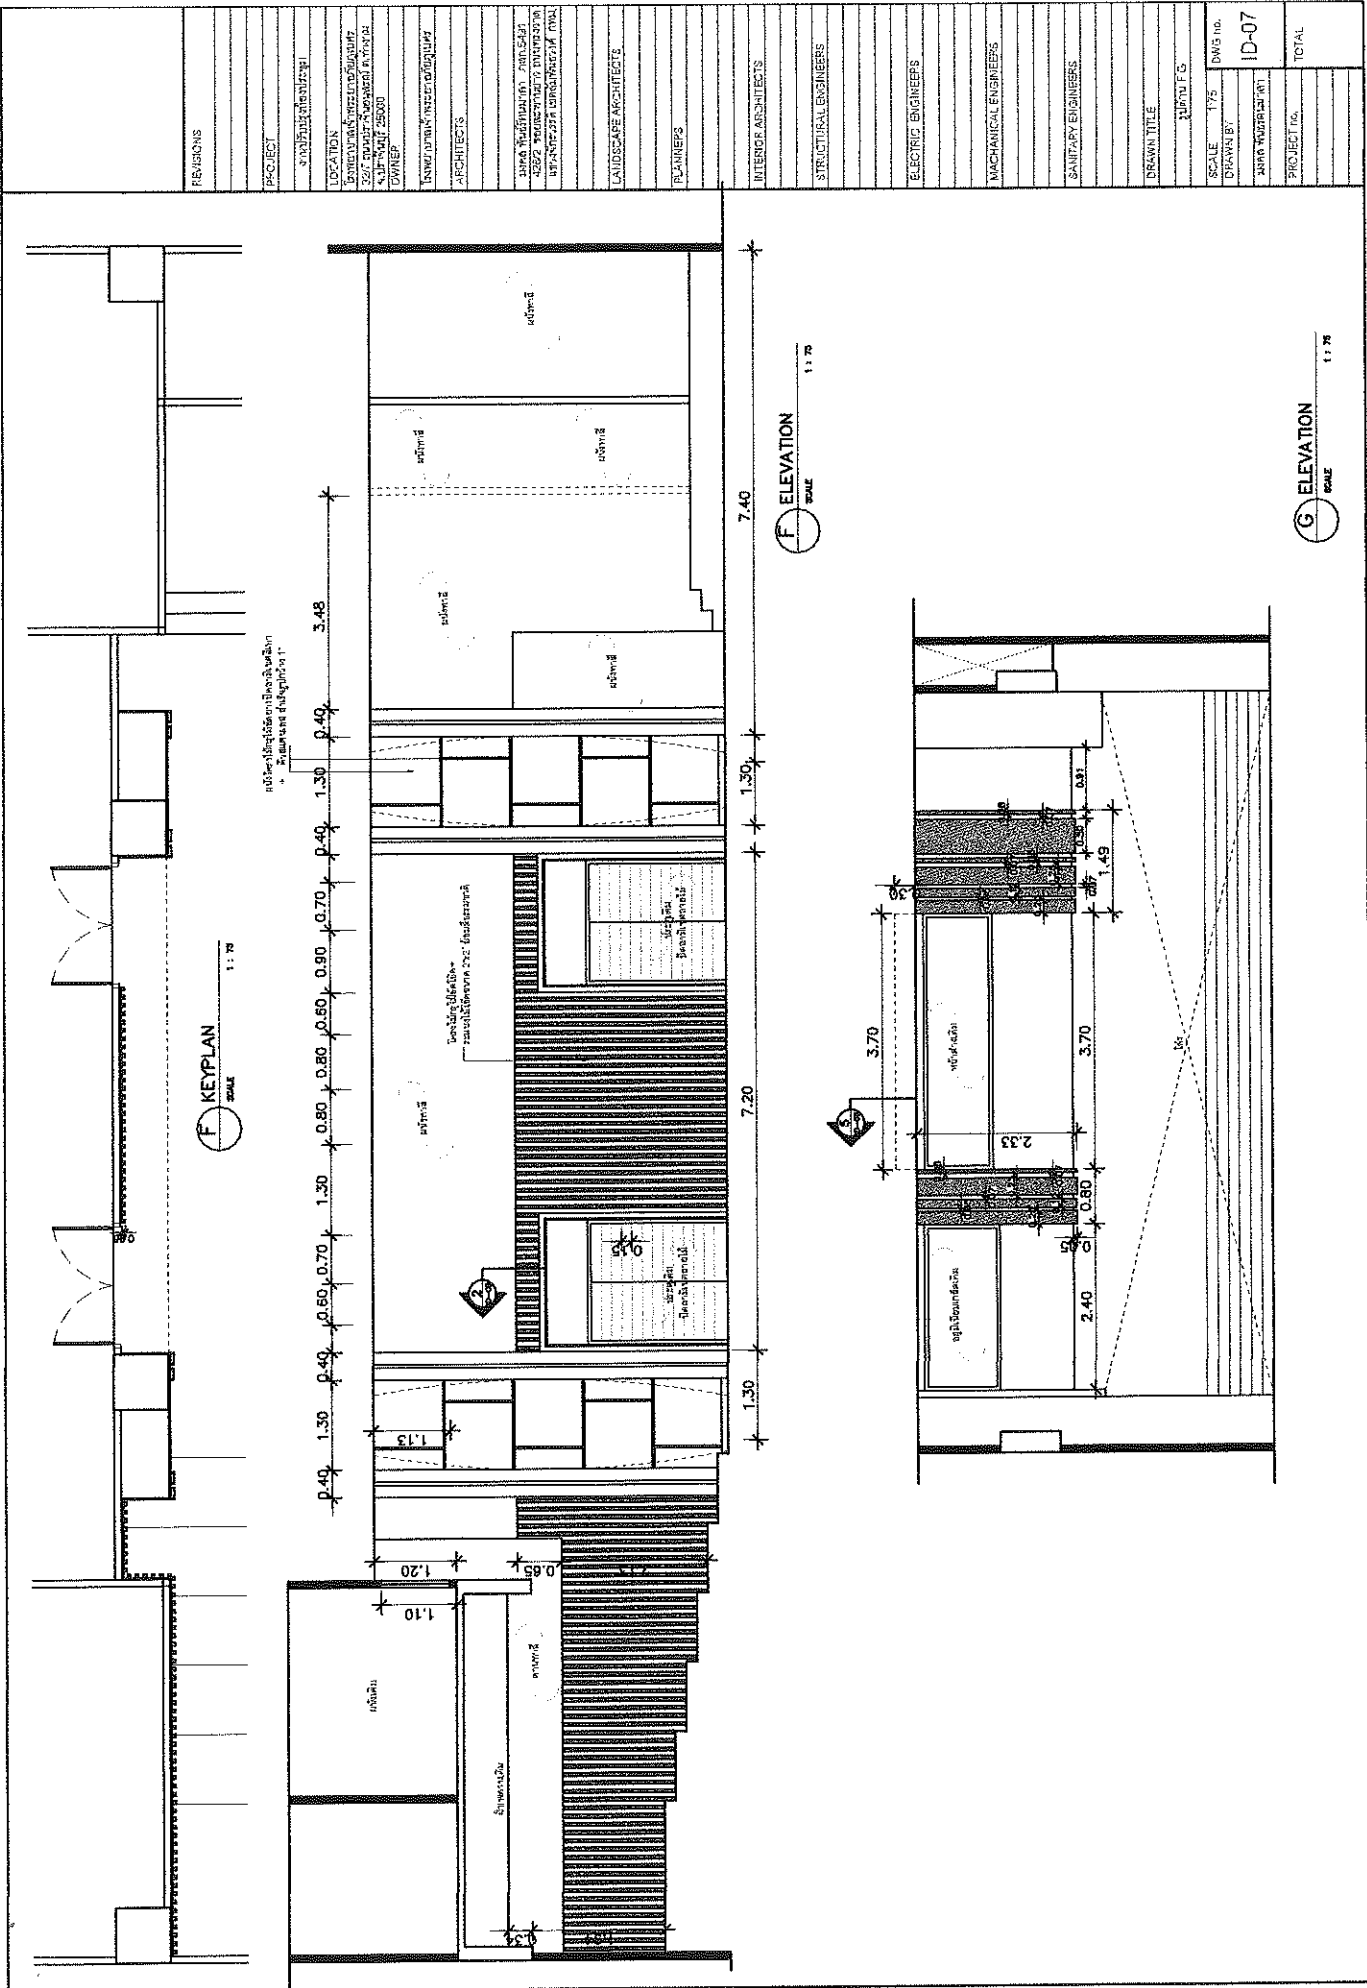


REVISIONS
PROJECT
PROJECT NAME
LOCATION
OWNER
ARCHITECTS
LANDSCAPE ARCHITECTS
PLANNERS
INTERIOR ARCHITECTS
STRUCTURAL ENGINEERS
ELECTRIC ENGINEERS
MACHINICAL ENGINEERS
SANITARY ENGINEERS
DRAWN TITLE
SCALE 1:5
DRAWN BY
PROJECT NO.
DWG NO. ID-08
TOTAL

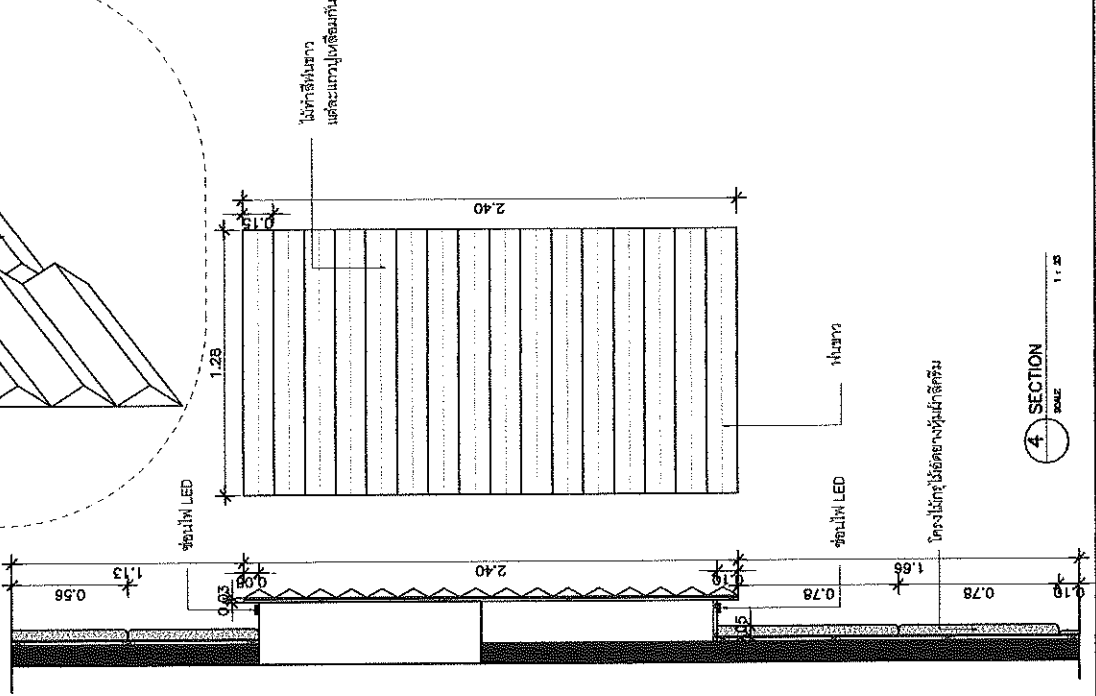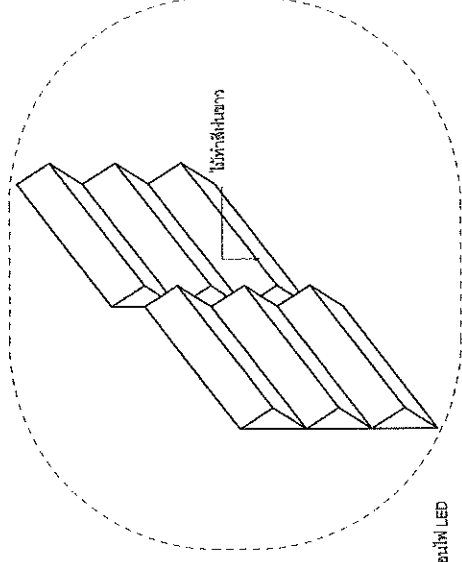

4 SECTION
SCALE 1:5

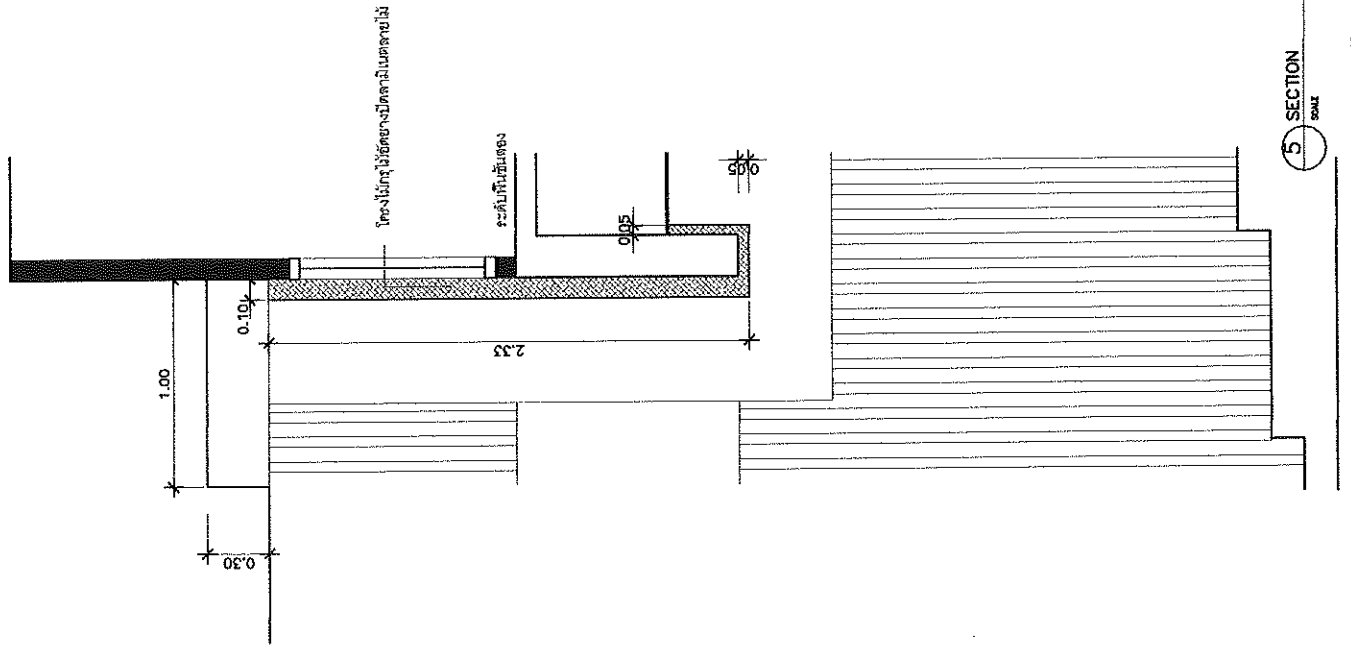

5 SECTION
SCALE 1:5

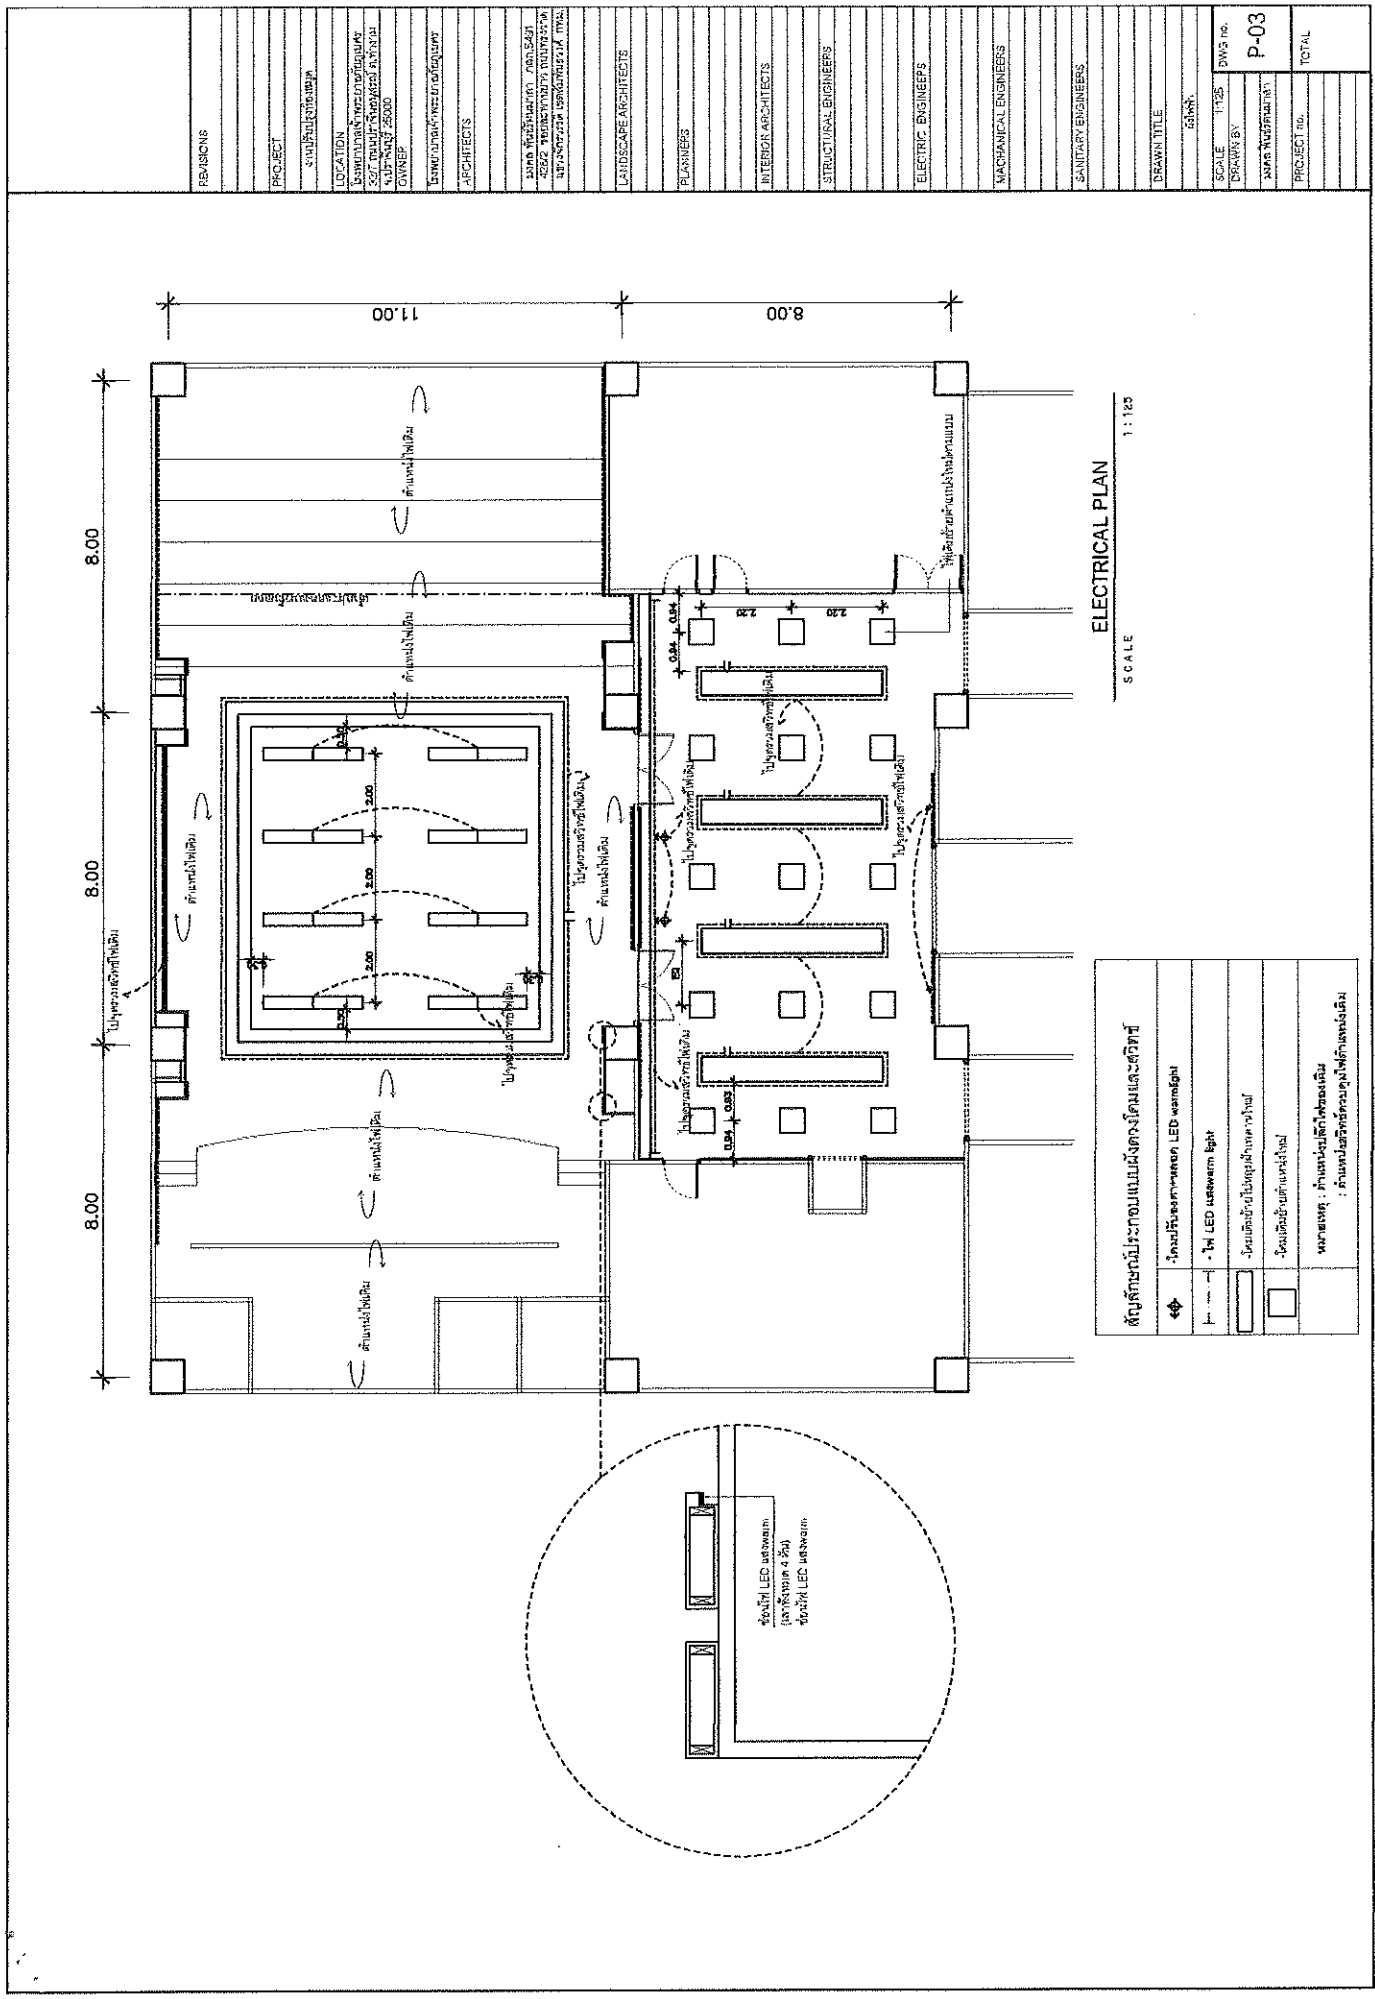

ELECTRICAL PLAN
SCALE 1:100

สัญลักษณ์ประกอบแปลนสถาปัตย์	
☉	โคมไฟแบบหลอด LED warm light
☉	โคมไฟแบบหลอด LED warm light
☉	โคมไฟแบบหลอด LED warm light
☉	โคมไฟแบบหลอด LED warm light
หมายเหตุ : กำหนดสัญลักษณ์โคมไฟ : กำหนดสัญลักษณ์โคมไฟที่ตำแหน่งเดิม	

REVISIONS	
PROJECT	โครงการพัฒนาระบบ
LOCATION	เลขที่ 100 ถนนสุขุมวิท แขวงคลองเตย เขตวัฒนา กรุงเทพมหานคร 10110
ARCHITECTS	บริษัท สถาปัตย์
LANDSCAPE ARCHITECTS	
PLANNERS	
INTERIOR ARCHITECTS	
STRUCTURAL ENGINEERS	
ELECTRIC ENGINEERS	
MECHANICAL ENGINEERS	
SANITARY ENGINEERS	
DRAWN TITLE	ช่างเขียน
SCALE	1:100
DRAWN BY	
PROJECT NO.	P-03
TOTAL	